


LEGENDA AMBIENTI

1.1	Atrio/Foyer - zona bar
1.1a	Disimpegno zona bar
1.2	Atrio/Foyer - zona ricezione guardaroba
1.3	Guardaroba
2.1	Corridoio ovest via di esodo - Parte 1
2.2	Corridoio ovest via di esodo - Parte 2
3	Bagni piano terra - corridoio ovest
4	Platea
4.1	Corridoio uscita sicurezza US5 via Serneste
4.2	Corridoio uscita di sicurezza US4 via Serneste
4.3	Corridoio uscita di sicurezza US3 via Parpaglia
5	Bagno disabili
6	Locale sgombero
7	Locale sgombero
13.1	Corridoio camerini - ufficio - locali tecnici
13.2	Corridoio camerini - ufficio - locali tecnici
13.3	Corridoio camerini - ufficio - locali tecnici
13.4	Corridoio camerini - ufficio - locali tecnici
14	Cabina MT-BT- vano ente distributore (e-distribuzione S.p.a.)
14.1	Cabina MT-BT- vano contatore (e-distribuzione S.p.a.)
15	Cabina MT-BT- vano Utente
16	Locale quadri condizionamento e servizi
17	Locale quadro generale
18	Locale batterie soccorritore
19	Ufficio amministrativo
20	Locale gruppo di spinta idrico antincendio
20.1	Locale idrico
21-22	Camerino e bagno
23-24	Bagno e camerino
25	Camerino con doccia
26	Camerino
27	Locale quadro permutazioni fibra ottica
28	Bagno servizio ufficio
SC1	Scala camerini piano primo
37	Retropalco
44	Palcoscenico
44.1	Corridoio esodo piani di manovra - Ovest
44.2	Corridoio disimpegno della scena
44.3	Corridoio esodo palcoscenico USP via Serneste
44.4	Corridoio da palcoscenico a sottopalco ovest
44.7	Scala da palcoscenico a corridoio disimpegno della scena
ZSP	Zona locali sotto Palco

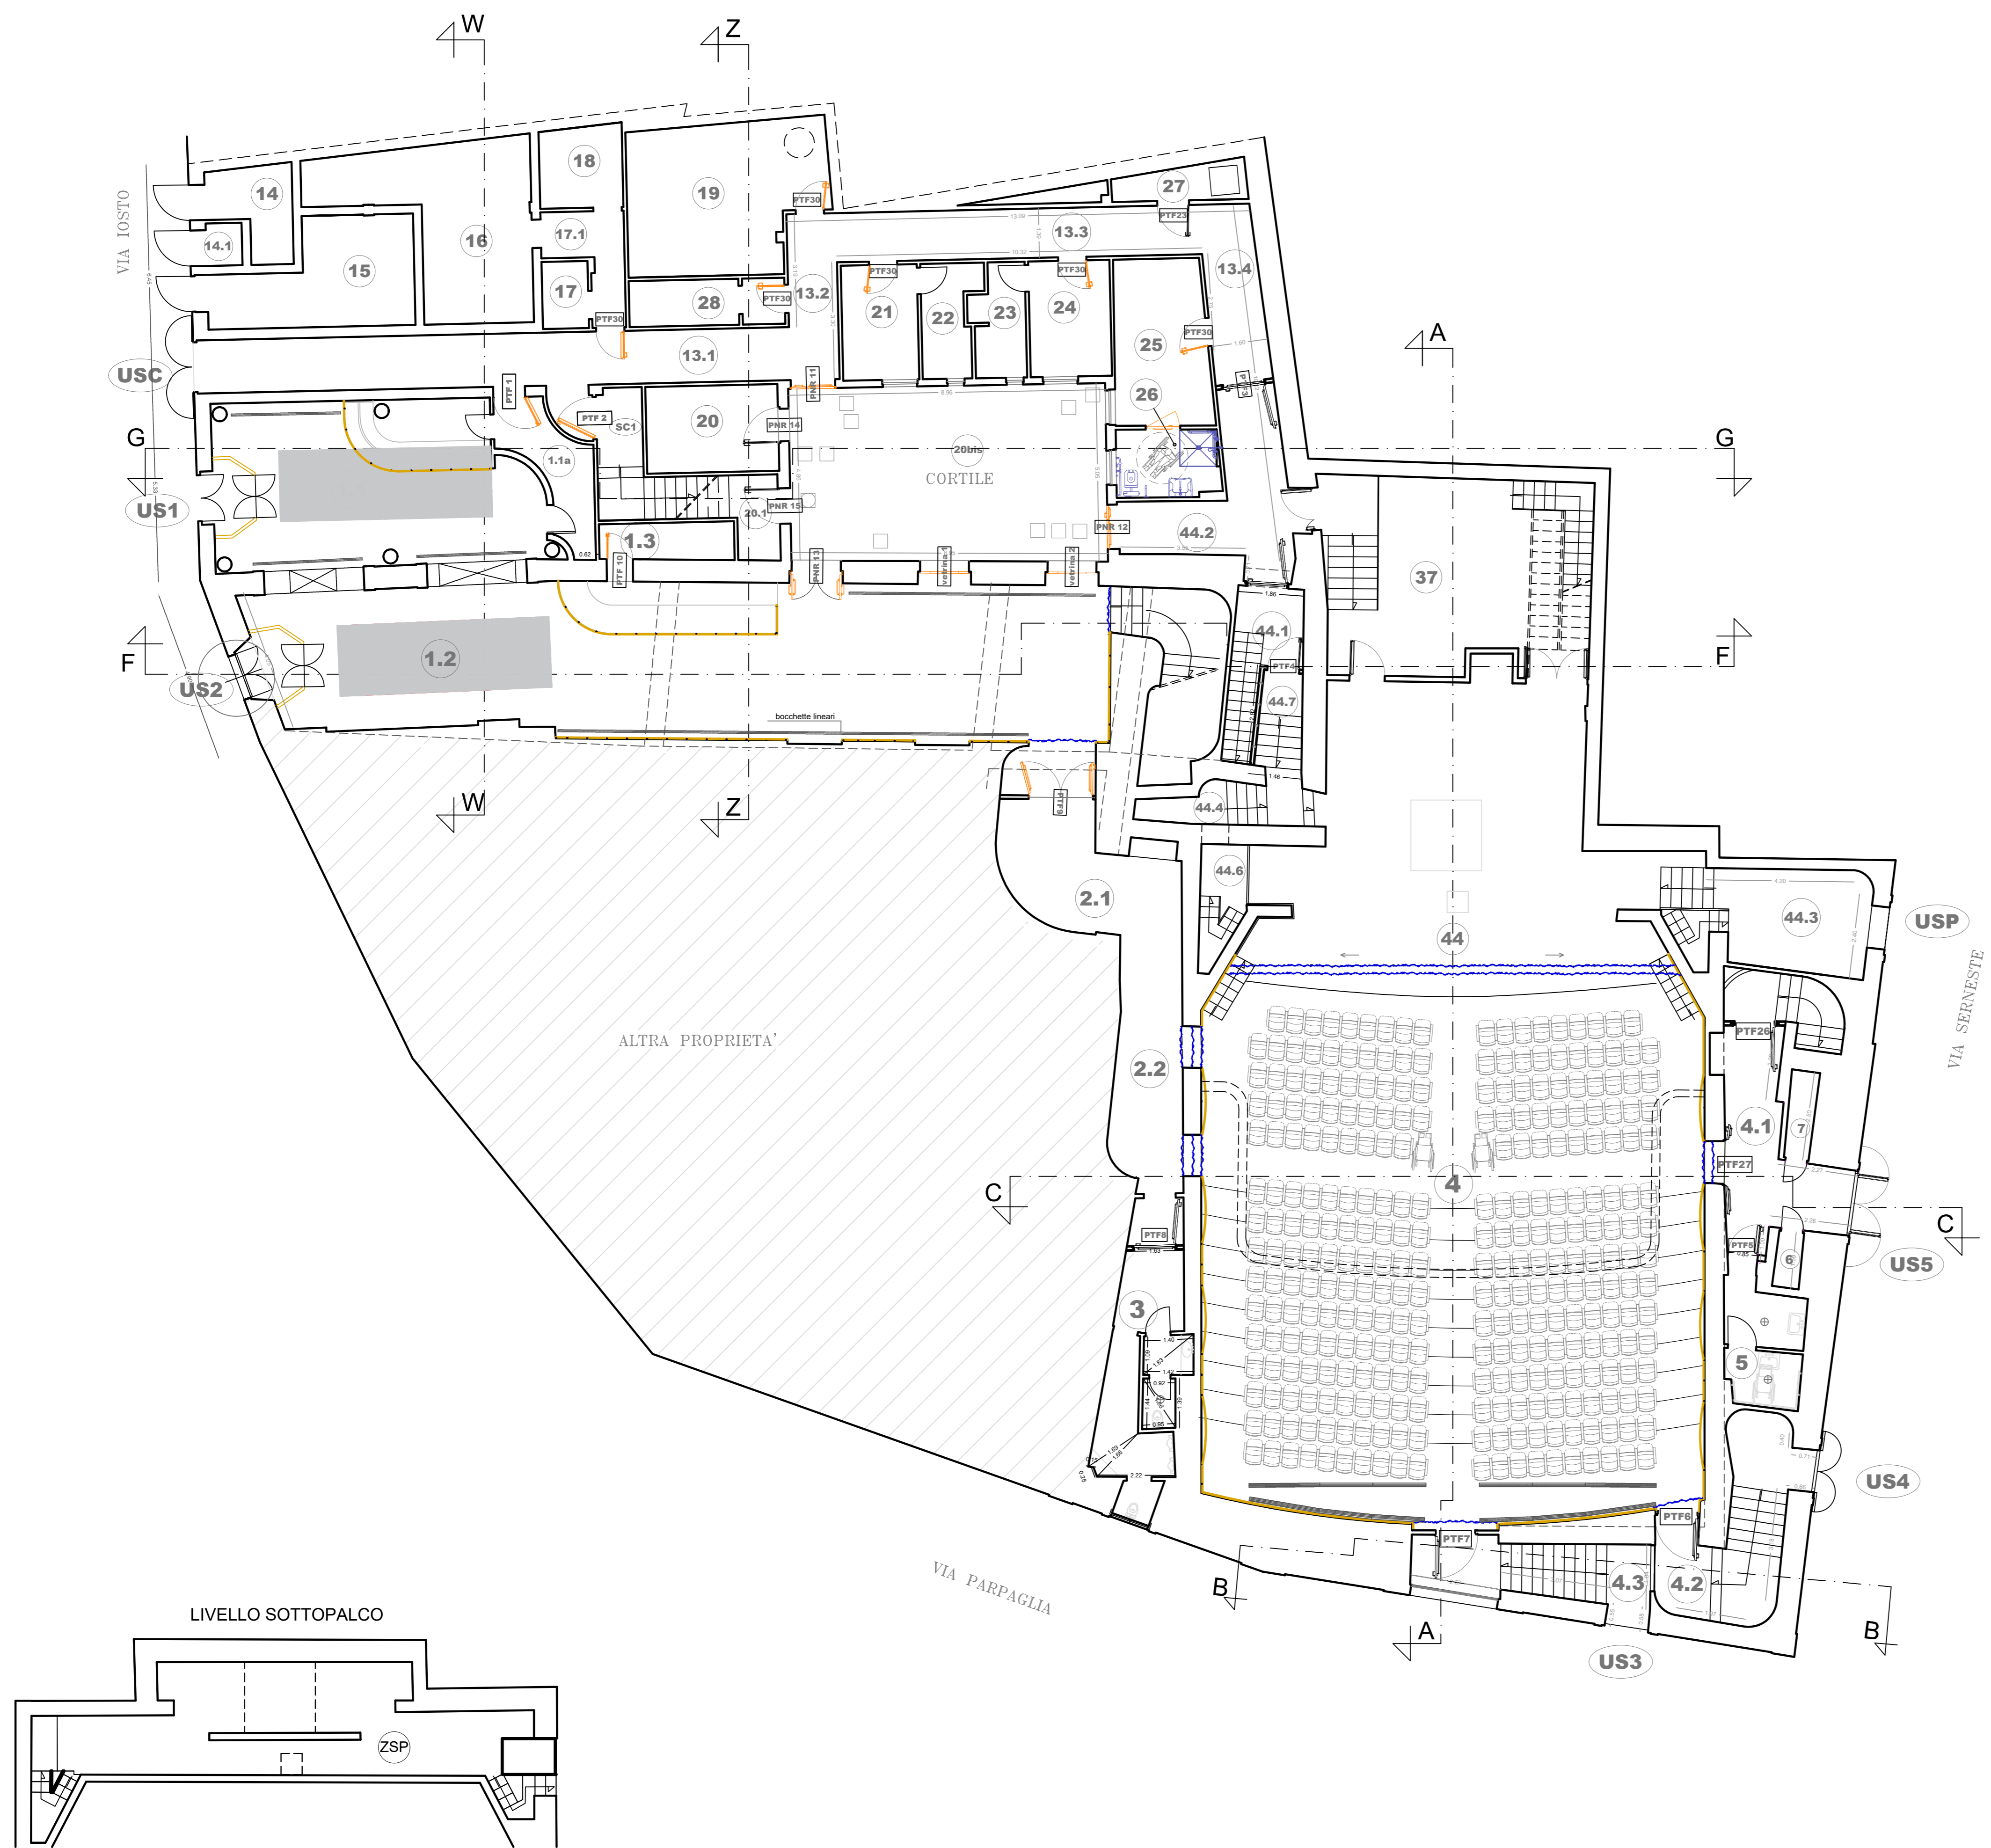



**Finanziato dall'Unione europea**  
NextGenerationEU



Comune di ORISTANO  
Comuni de Aristanis

<b>COMMITTENTE</b>	Comune di ORISTANO Piazza Eleonora d'Arborea 09170 ORISTANO - OR
<b>OGGETTO</b>	PROGRAMMA DI RIGENERAZIONE URBANA ORISTANO PROGETTO DI COMPLETAMENTO RIQUALIFICAZIONE TEATRO GARAU
	<b>PROGETTO ESECUTIVO</b>
	<b>ELABORATO GRAFICO ARCHITETTONICO</b>
	<b>PIANTA PIANO TERRA</b> Stato di Progetto

Cod. Tavola TG 1SPb

Scala: 1:100

IL RUP  
Ing. Alberto Soddu

DATA : 7 dicembre 2022

Rev : 00 Agg. --

I PROFESSIONISTI in RTP

d'A. project associati  
Arch. Gabriele Manca  
Arch. Donatella De Rinaldis  
Ing. Giovanni Mascia  
Arch. Andrea Pintus





RTP: d'A. project associati di arch. D. De Rinaldis e arch. G. Manca - Via Umbria, 229 - 09170 Oristano - Tel 0783 70480 - email: daproject@iscali.it  
 Ing. Giovanni Mascia - Via Liguria 88 - 09072 Caltanissetta (OR) - Tel. 0783 302280 - Cell. 329 0815866 - email: giammi.mascia@cecegiulia.it  
 arch. Andrea Pintus - Via Santa Barbara n°91 - 09070 San Vero Milis (OR) - Cell. 348 2725521 - email: andrea\_pintus@trc.it