


LEGENDA AMBIENTI

8.1	Corridoio est piano galleria - via di esodo
8.2	Bagno servizio - piano galleria
8.3	Ingresso area cabina di Regia - piano galleria
9	Locale controllo luci (dimmer)
9.1	Piani di manovra est
10	Galleria
11	Corridoio ovest piano galleria - via di esodo
12	Bagni piano galleria - corridoio ovest
29	Corridoio camerini piano primo
30	Camerone donne piano primo
31	Bagni donne piano primo
32	Bagni uomini piano primo
33	Camerone uomini
34	Locale macchina trattamento aria
34.1	Spazio a cielo libero tra Camerone e Locale macchina trattamento aria
35	Solaio piano zona gruppo elettrogeno
36.1	Solaio piano zona UTA Palcoscenico
44.1	Corridoio esodo piani di manovra - Ovest
44.5	Scala piani di manovra ovest
44.6	Corridoio da palcoscenico a sottopalco ovest

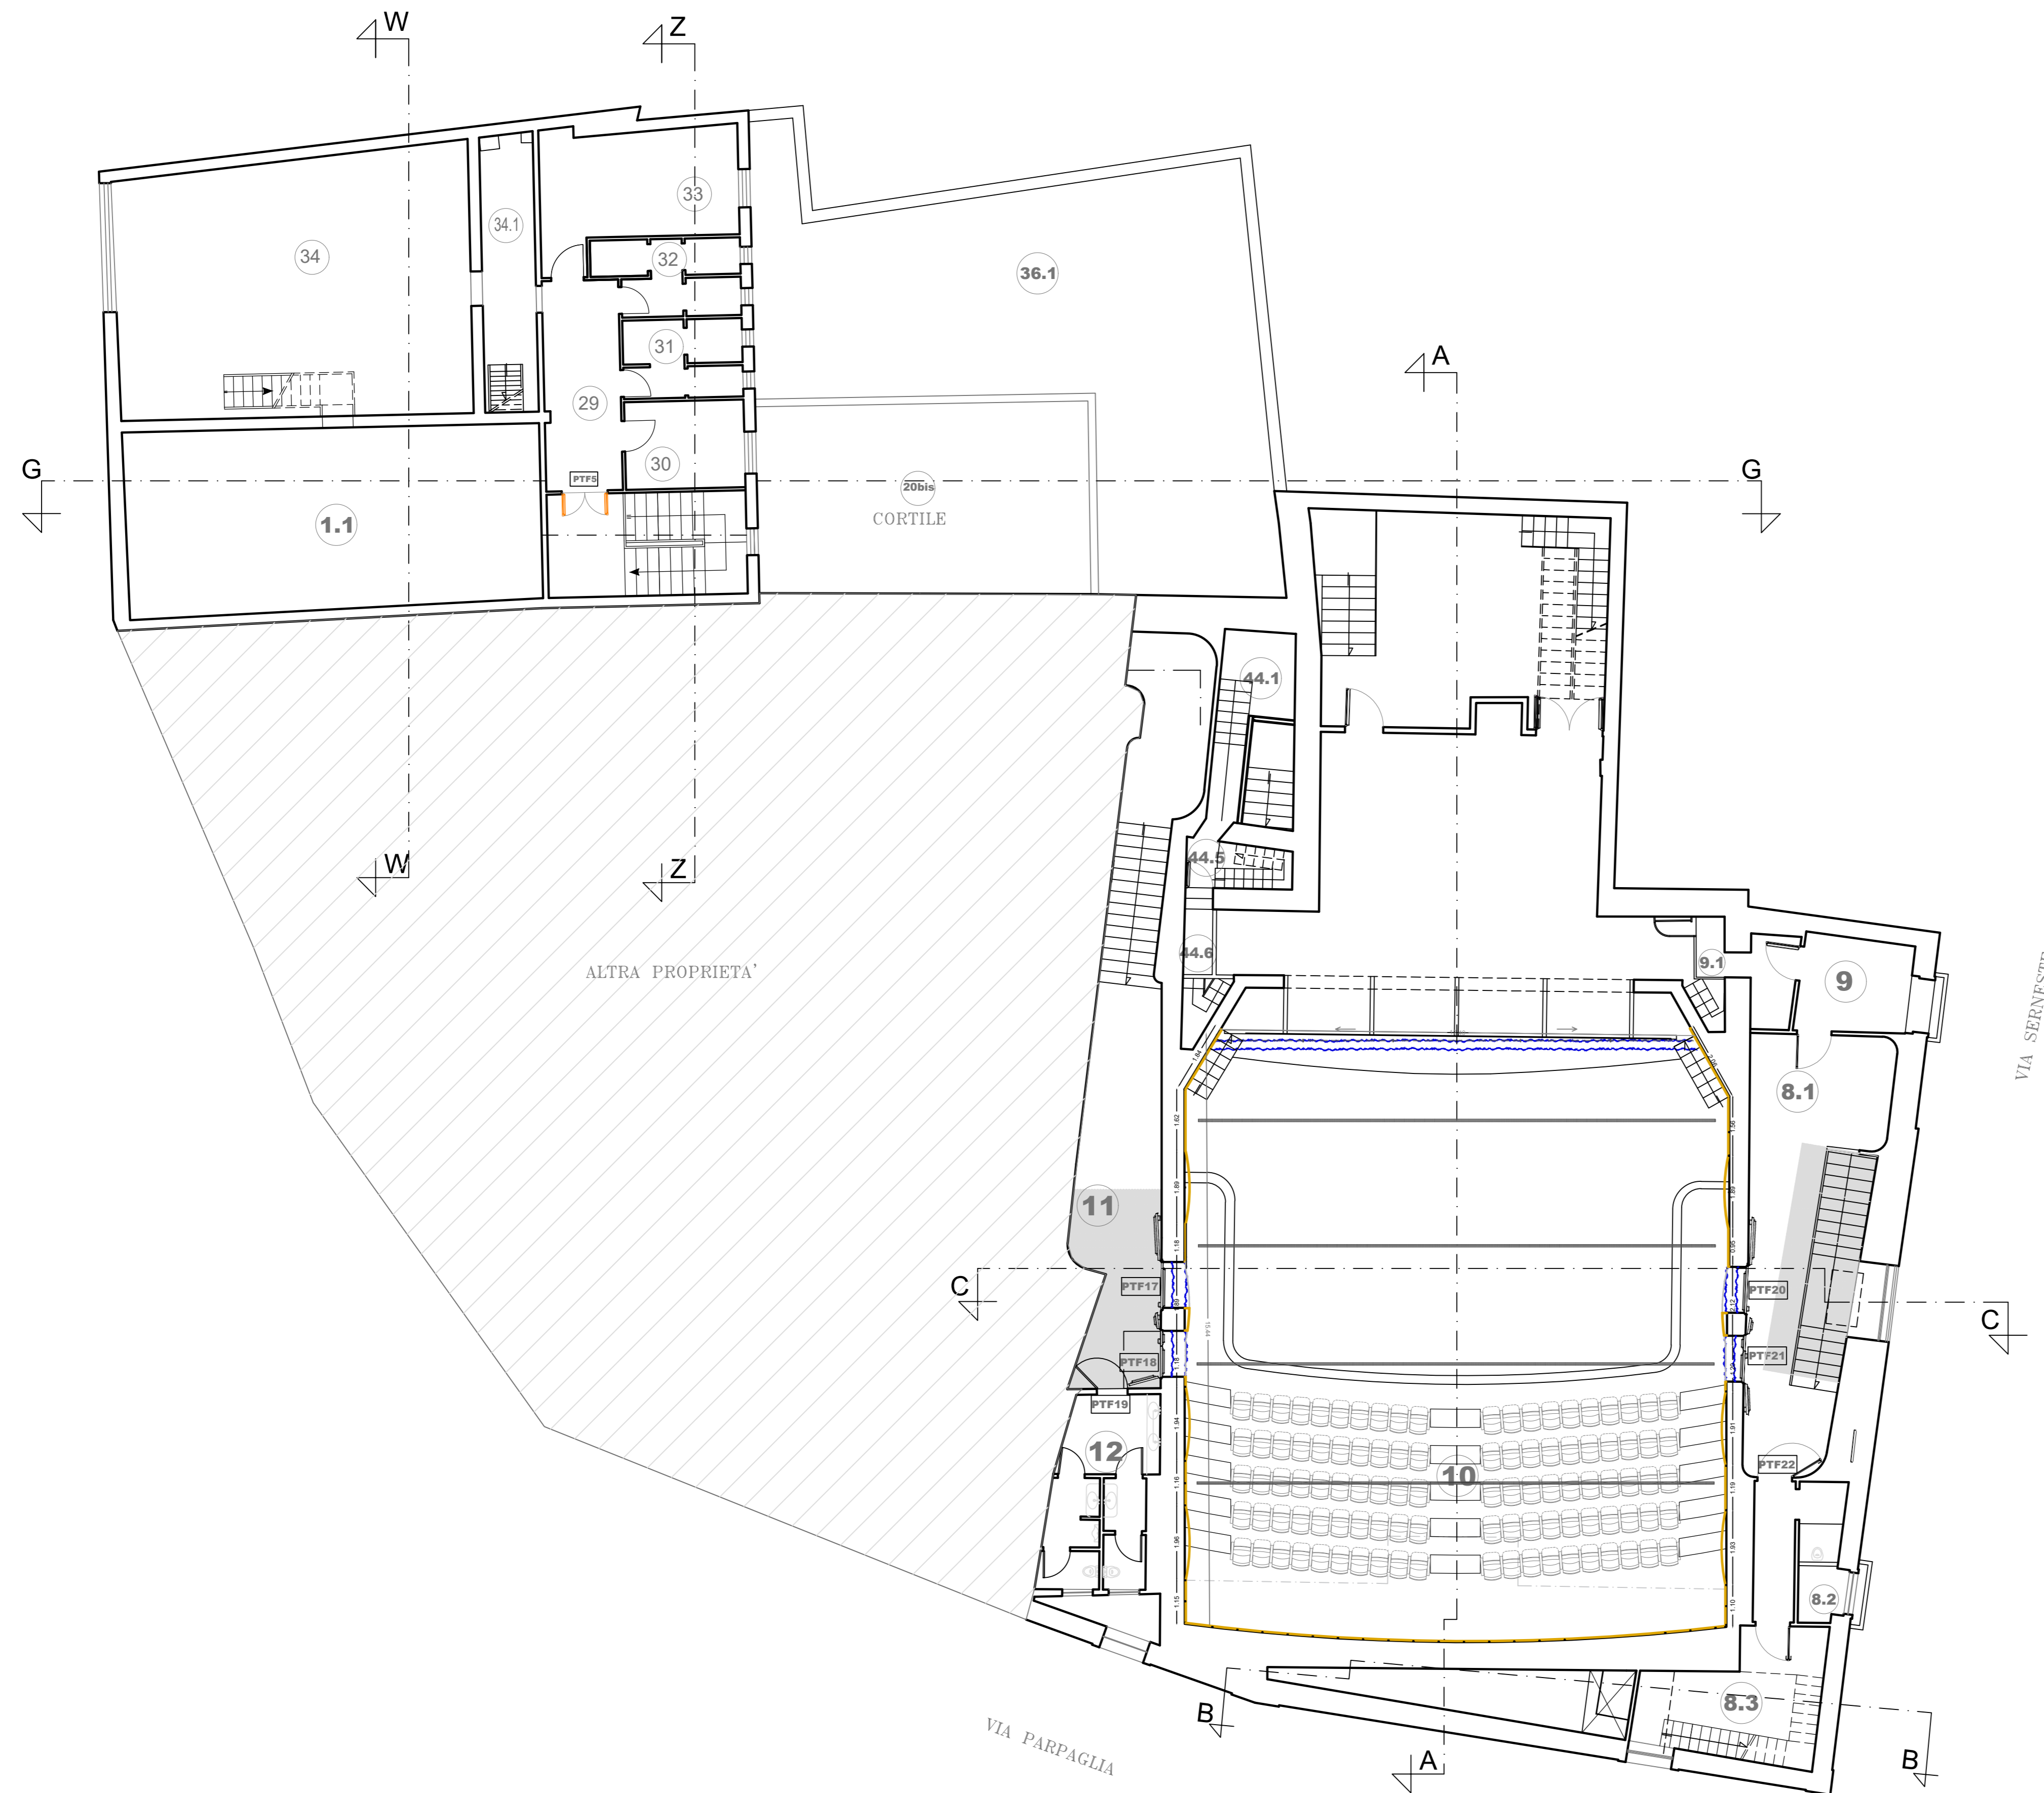

Finanziato dall'Unione europea
NextGenerationEU



Comune di ORISTANO
Comuni de Aristanis

COMMITTENTE

Comune di ORISTANO
Piazza Eleonora d'Arborea
09170 ORISTANO - OR

OGGETTO

PROGRAMMA DI RIGENERAZIONE URBANA ORISTANO
PROGETTO DI COMPLETAMENTO RIQUALIFICAZIONE TEATRO GARAU

PROGETTO ESECUTIVO

ELABORATO GRAFICO ARCHITETTONICO

PIANTA PIANO GALLERIA
Stato di Progetto

Cod. Tavola TG2SPb

DATA : 7 dicembre 2022
Rev. 00 Agg. --

Scala: 1:100
File: E:\scad\Teatro Garau_Scena\Progetto.dwg

I PROFESSIONISTI in RTP

IL RUP
Ing. Alberto Soddu

d'A. project associati
Arch. Gabriele Manca
Arch. Donatella De Rinaldis
Ing. Giovanni Mascia
Arch. Andrea Pintus

RTP: d'A. project associati di arch. D. De Rinaldis e arch. G. Manca - Via Umbria, 229 - 09170 Oristano - Tel. 0783 70480 - email: ddaaproject@disal.it
Ing. Giovanni Mascia - Via Liguria 88 - 09072 Caltanissetta (OR) - Tel. 0783 302280 - Cell. 329 0815866 - email: givanni.mascia@eccegriglia.it
arch. Andrea Pintus - Via Santa Barbara n°91 - 09070 San Vero Milis (OR) - Cell. 348 2725521 - email: andrea_pintus@trc.it

